



RZUT WIEŃCÓW
Skala 1:100

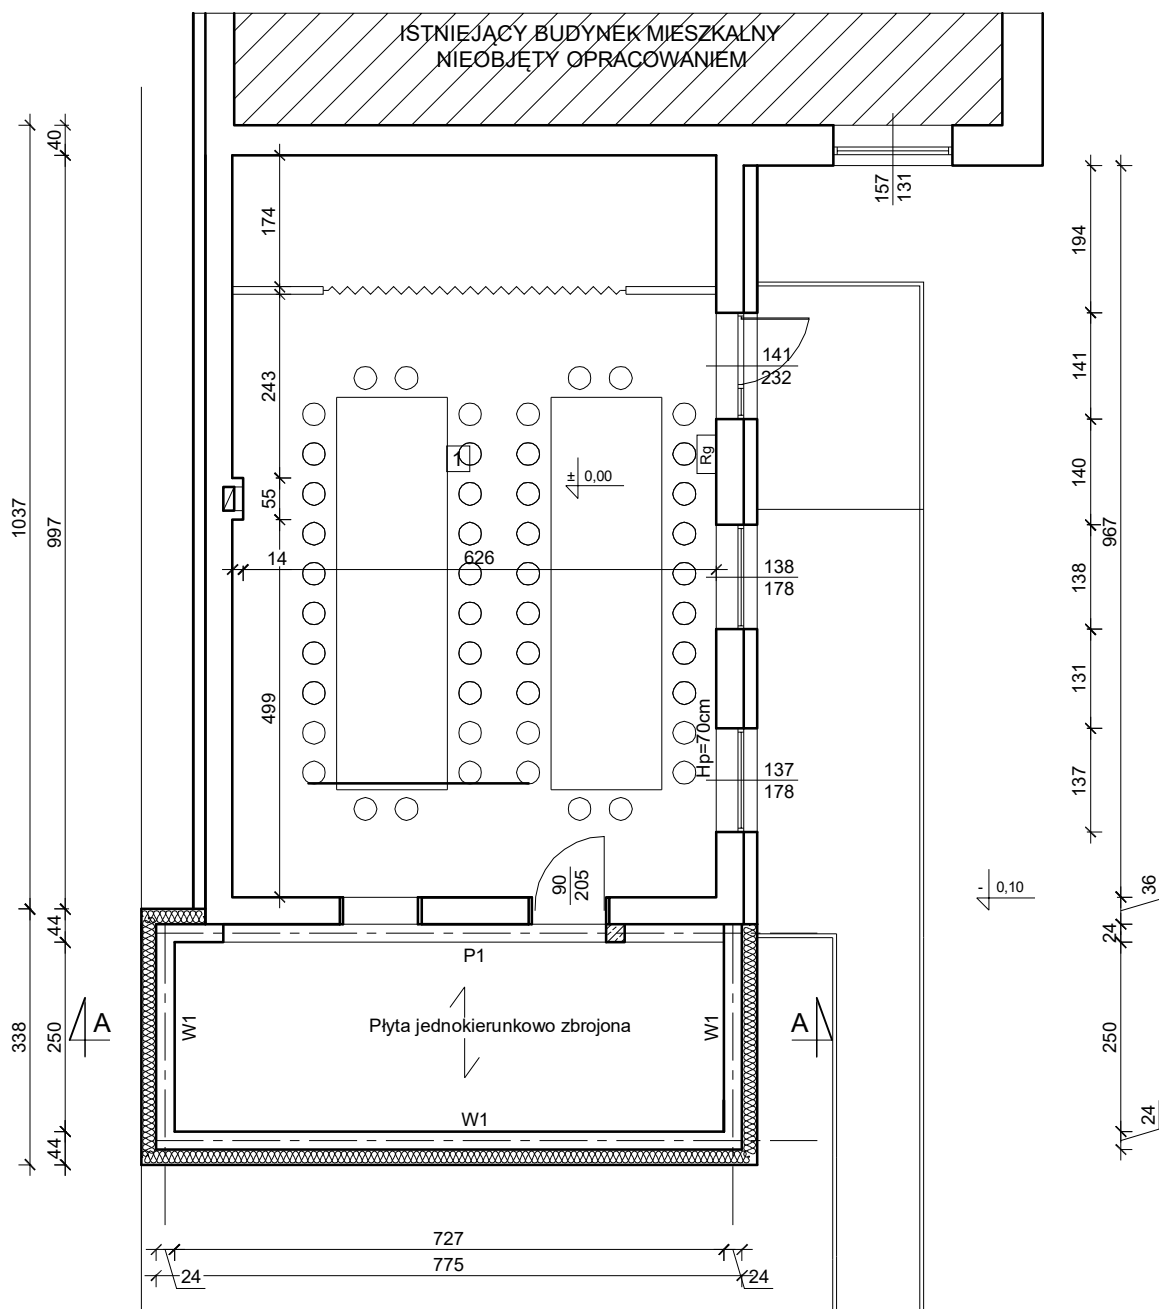

Zbrojenie wieńca
Skala 1:25

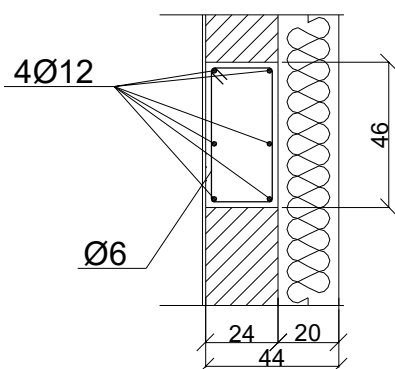

ZAKŁAD USŁUG BUDOWLANYCH DAWID KARWOWSKI ul. Nowogardzko 28k, 72-130 Moszewo		
Nazwa i adres inwestycji:	Rozbudowa budynku świetlicy wiejskiej wraz z budową infrastruktury technicznej i elementami zagospodarowania terenu na terenie działki nr 145, obręb Lublino, gm. Chociwel	
Inwestor:	Gmina Chociwel ul. Armii Krajowej 52, 73-120 Chociwel	
Branża: KONS TRUKCJA	NAZWA RYSUNKU Rzut wieńców	Rys. nr: 1
Projektował Architektura:	mgr inż. Marian Szpilkowski upr. bud. 13/SZ/80	Skala 1:10
Pomiernikwał	mgr inż. Dawid Karwowski	